


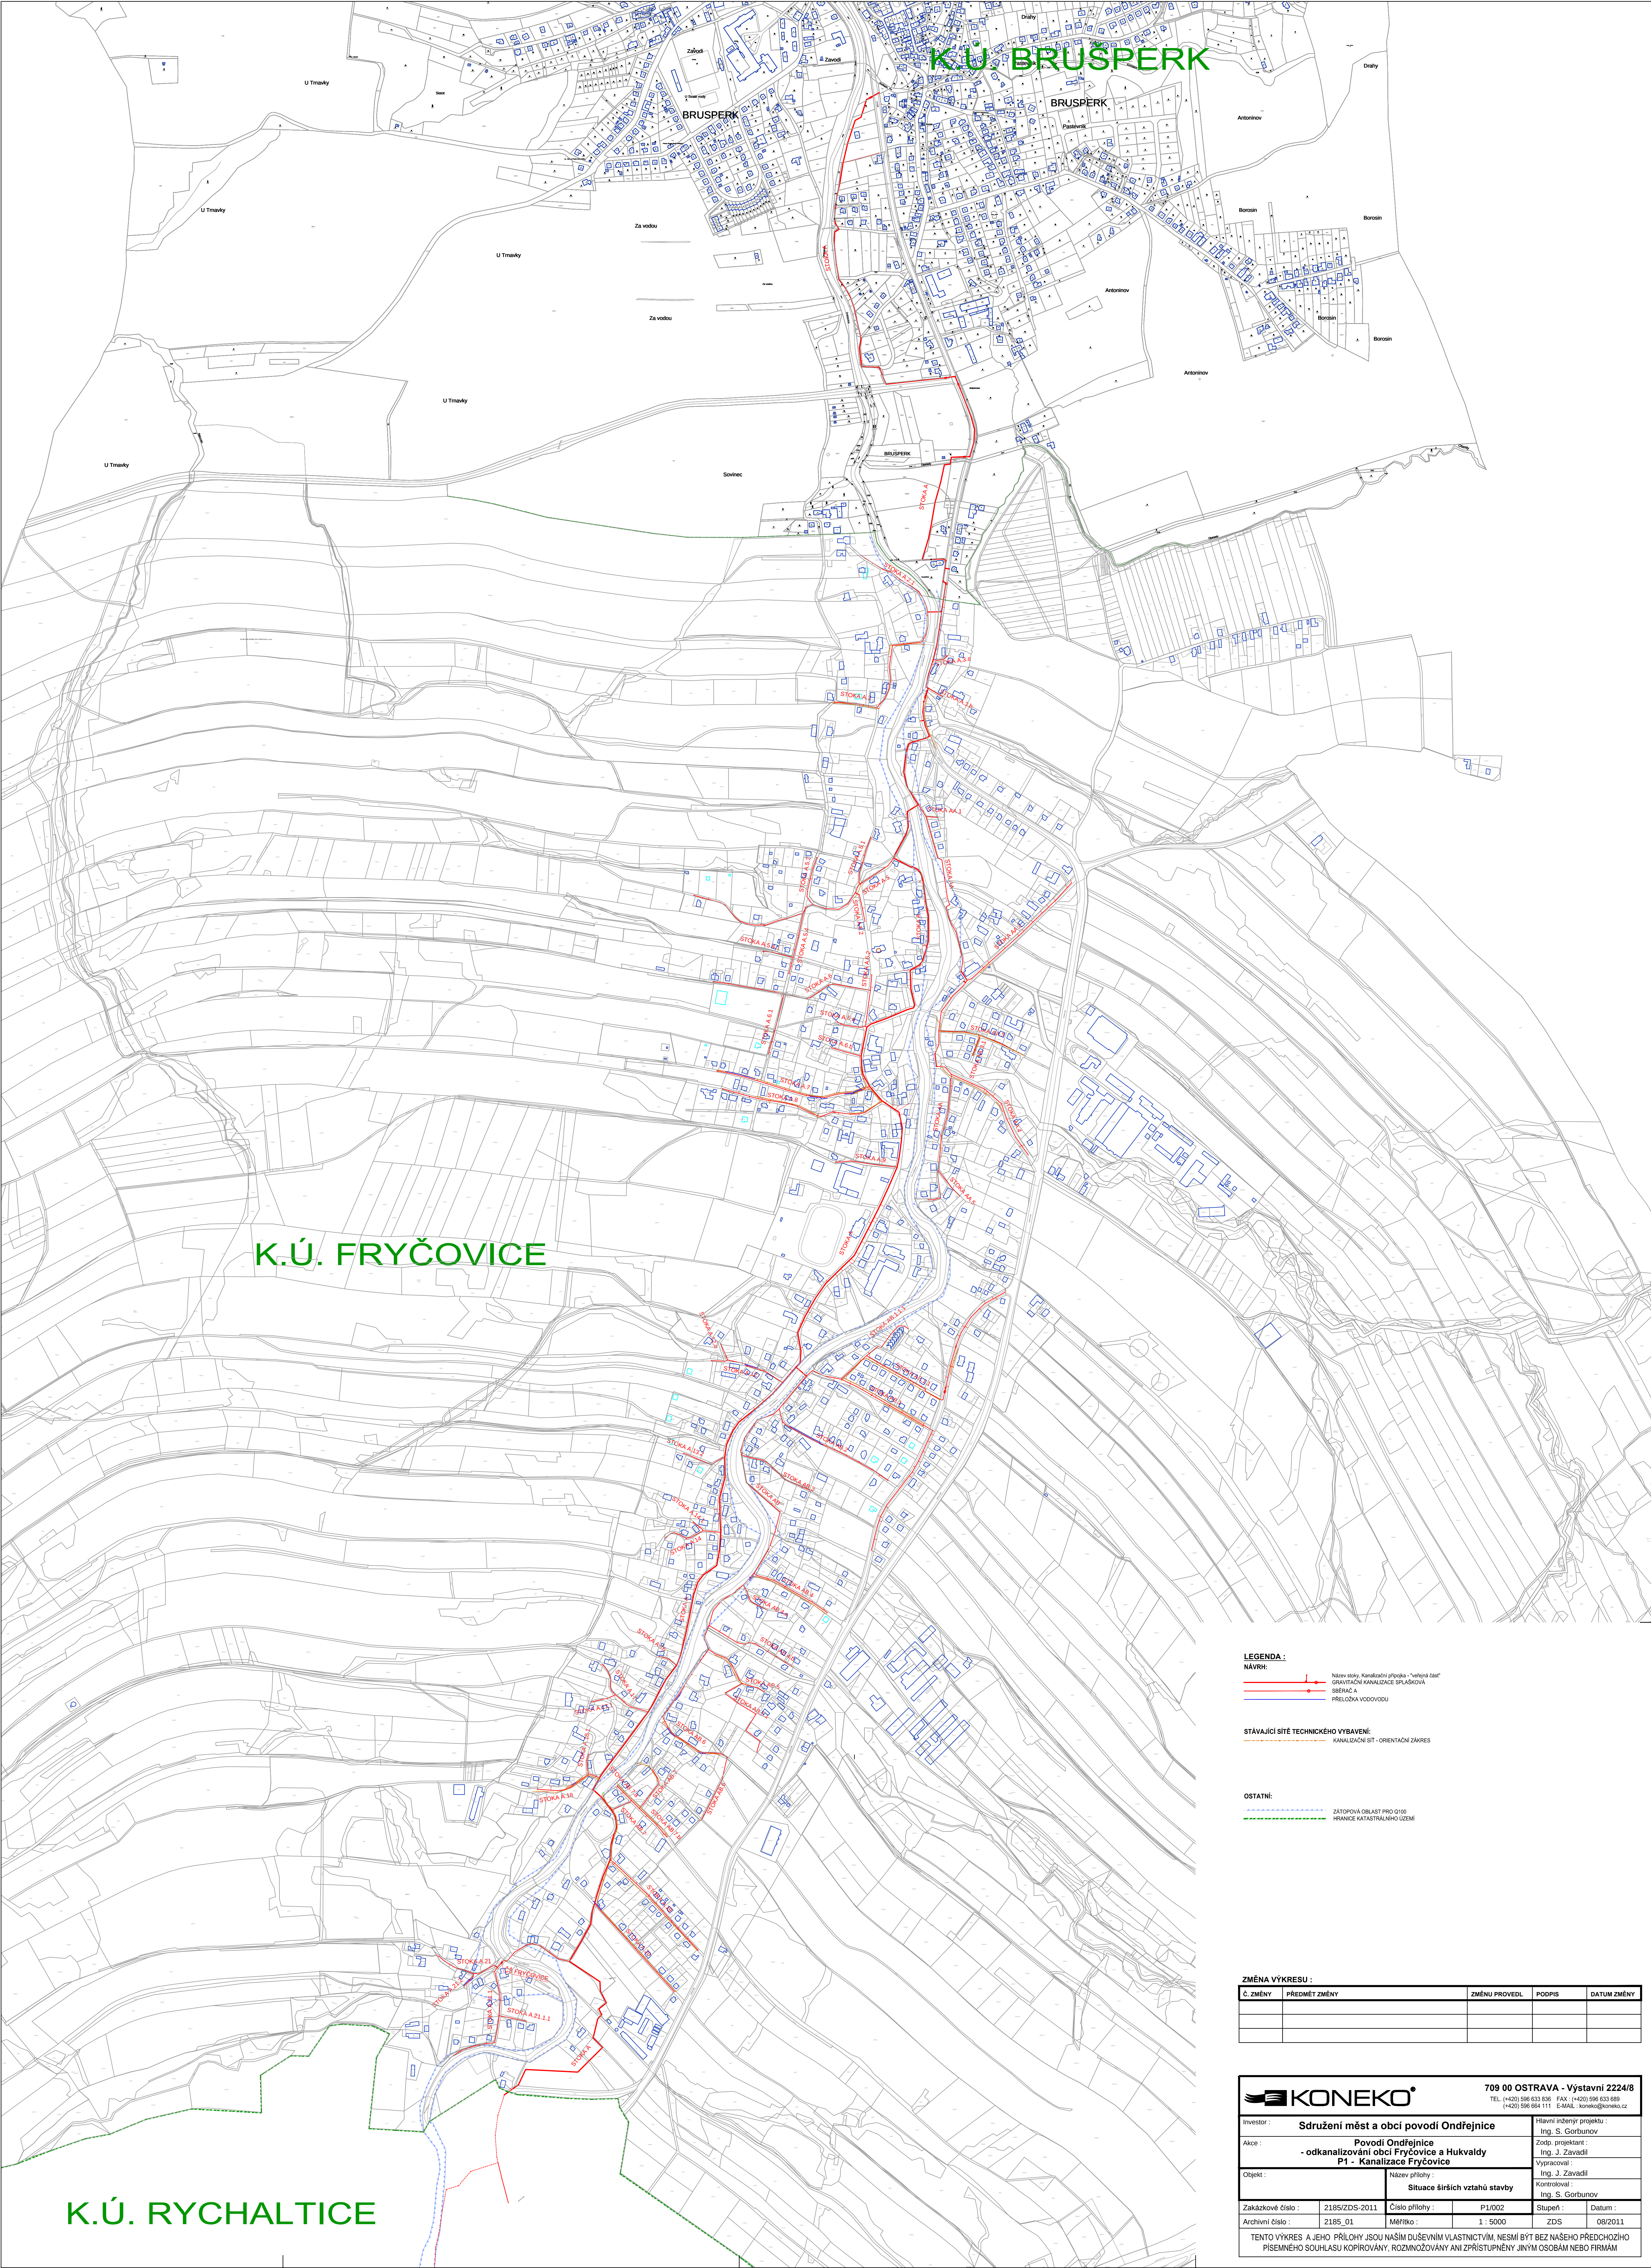

LEGENDA :
NAVRH:
----- Název ulice, Kanalizační přípojka "včetně čistič"
----- SEŘAČKA
----- PŘELOŽENÁ VODOVODU

STÁVAJÍCÍ SÍŤ TECHNICKÉHO VYBAVENÍ:
----- KANALIZAČNÍ SÍŤ - ORIENTAČNÍ ZNAČENÍ

OSTATNÍ:
----- ZÁSTAVBA OBLASTI PRO DÍLO
----- HRANICE KATASTRÁLNÍHO ÚZEMÍ

ZMĚNA VÝKRESU :				
Č. ZMĚNY	PŘEDMĚT ZMĚNY	ZMĚNU PROVEDL	PODPIS	DATUM ZMĚNY

KONEKO		709 00 OSTRAVA - Výstavní 2224/8 TEL: (+420) 596 633 030 FAX: (+420) 596 633 088 (+420) 596 681 111 E-MAIL: koneko@koneko.cz	
Investor : Sdružení měst a obcí povodí Ondřejnice		Hlavní inženýr projektu : Ing. S. Gorbunov	
Akce : Povodí Ondřejnice - odkanalizování obcí Fryčovice a Hukvaldy P1 - Kanalizace Fryčovice		Zodp. projektant : Ing. J. Zavadil	
Objekt : Situace širších vztahů stavby		Výpracovní : Ing. J. Zavadil	
Zakázkové číslo : 2185/ZDS-2011		Číslo přílohy : P1/002	
Archivní číslo : 2185_01		Měřítko : 1 : 5000	
TENTO VÝKRES A JEHO PŘÍLOHY JSOU NAŠÍM DUŠEVNÍM VLASTNICTVÍM. NESMÍ BYT BEZ NÁŠEHO PŘEDCHOZÍHO PÍSEMNÉHO SOUHLASU KOPÍROVÁNY, ROZMNOŽOVÁNY ANI ZPŘÍSTUPNĚNY JINÝM OSOBÁM NEBO FIRMÁM		Stupeň : Datum : Ing. S. Gorbunov 08/2011	